
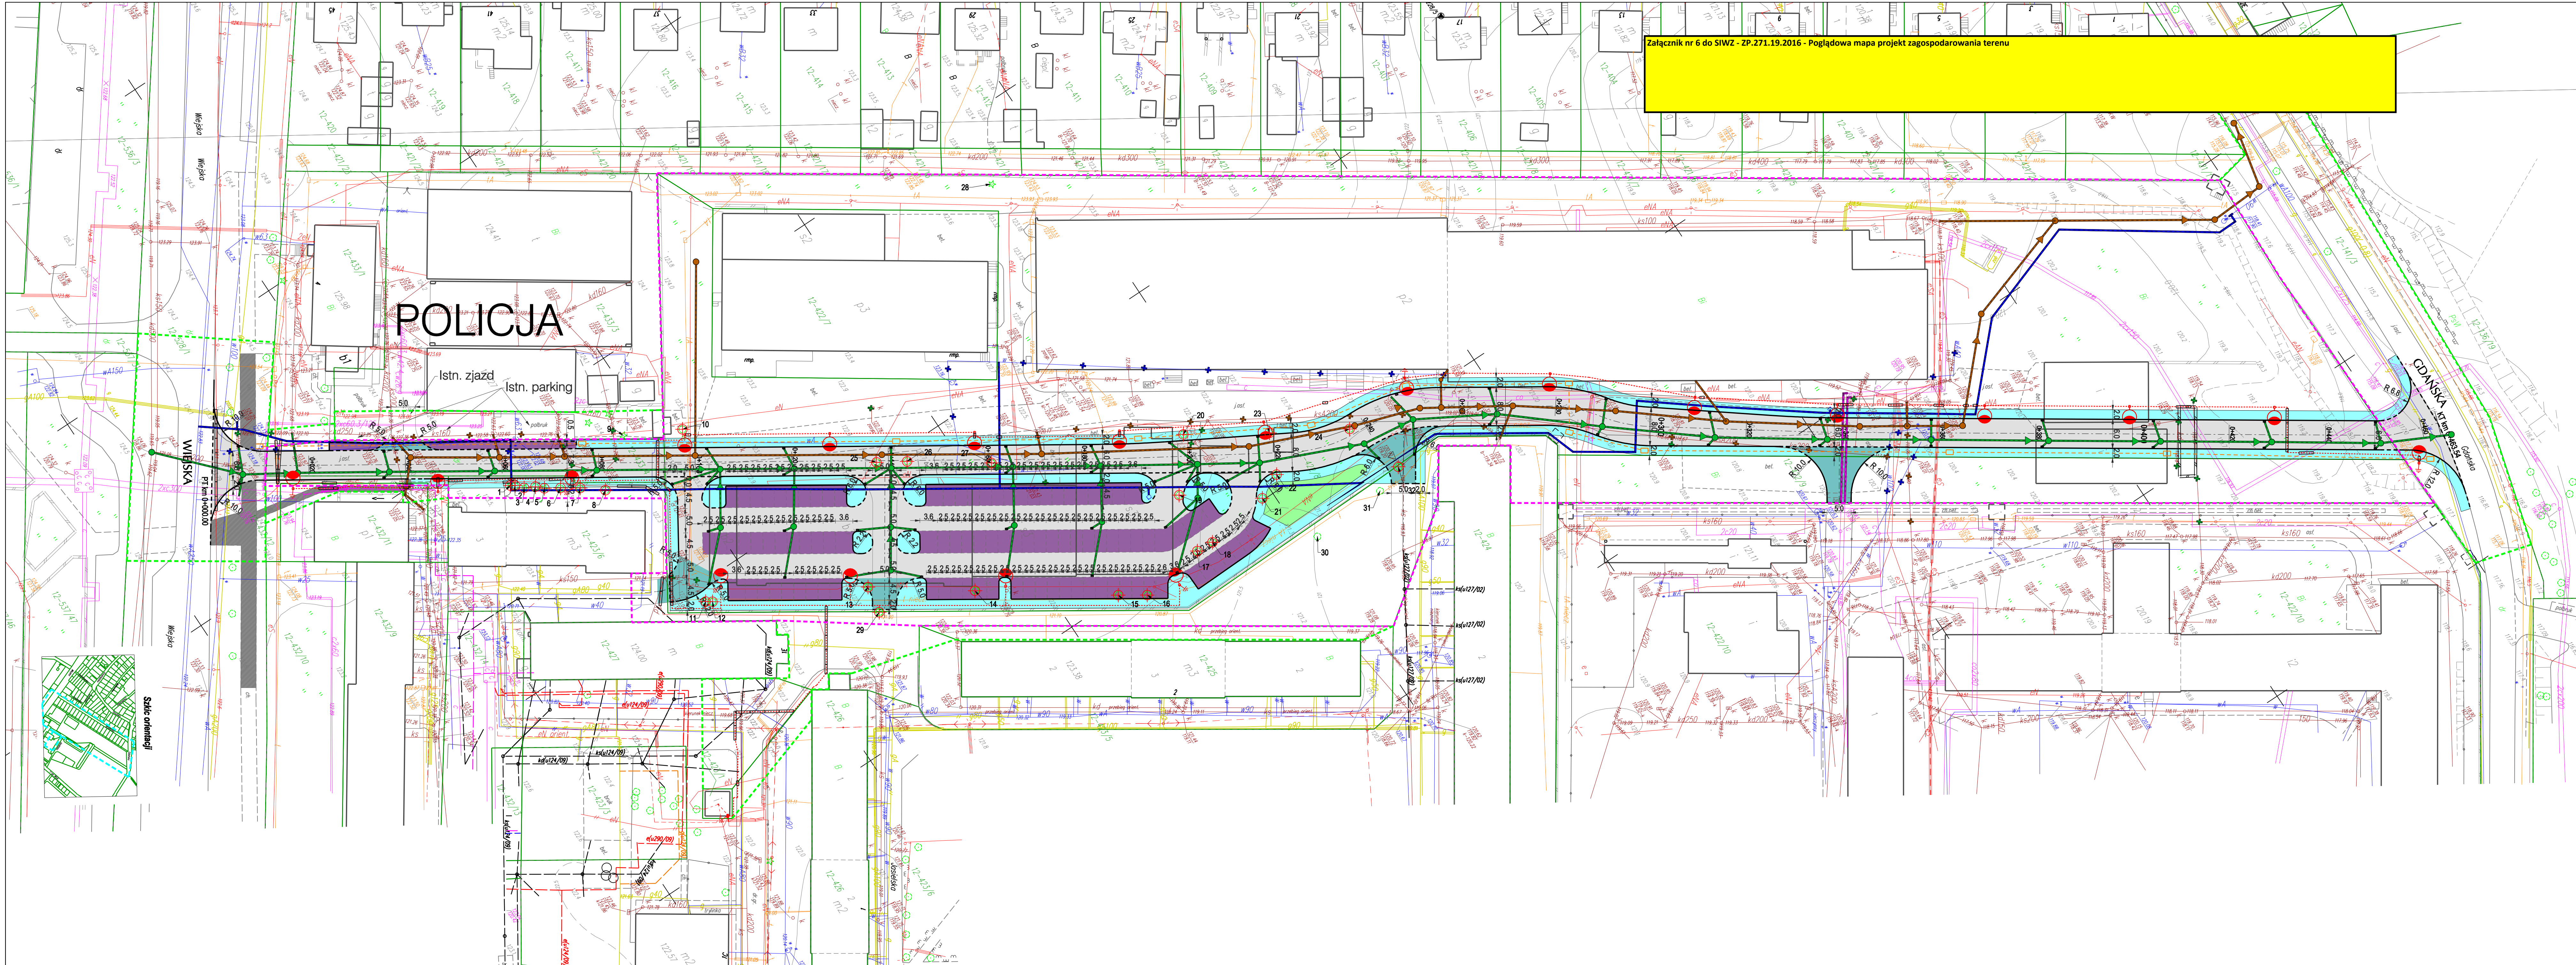


Załącznik nr 6 do SIWZ - ZP.271.19.2016 - Poglądowa mapa projekt zagospodarowania terenu

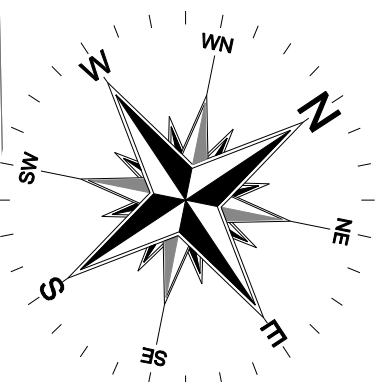

 
- OZNACZENIA:**
- proj. jezdnia
 - proj. chodnik
 - proj. parking
 - proj. zjazd
 - chodnik istn.
 - proj. trawnik
 - krawężnik
 - krawężnik obniżony
 - obrzeże
 - 25 - drzewa
 - 45 - drzewa do wycinki

Przejścia dla pieszych należy wyróżnić czerwonym kolorem betonowej kostki brukowej.

--- granice pasa drogowego - zakres oddziaływania projektu
 --- granice pasa drogowego - czasowe zajęcia działek

- BR. ELEKTRYCZNA:**
- słupowy osmiokątny słup oświetleniowy z wysięgnikiem 1/1/10 i oprawą LED.
 - kabel oświetleniowy
- BR. TELEKOMUNIKACYJNA:**
- kanał techniczny 2xHDPE DN 110/6,1
 - studnia na kanale techn.

- Branża sanitarna**
- projektowana kanalizacja deszczowa
 - projektowana studnia kanalizacji deszczowej
 - projektowana kanalizacja sanitarne
 - projektowana studnia kanalizacji sanitarnej
 - projektowana sieć wodociągowa
 - projektowana hydrant pod. nadziemny
 - istniejąca kanalizacja deszczowa
 - istniejąca kanalizacja sanitarne
 - istniejąca sieć wodociągowa
 - istniejąca sieć gazowa
 - istniejąca sieć elektroenergetyczna
 - istniejąca sieć telekomunikacyjna
 - regulacja wysokości skrajnych wodociągów istniejących
 - regulacja wysokości studni kanalizacji deszczowej
 - regulacja wysokości studni kanalizacji sanitarnej



Pracownia Projektowo-Konsultingowa **Dróg i Mostów "DROMOS" sp. z o.o.** ul. Piłta 19/20 20-059 Olsztyn, tel./fax 534-94-20

Nazwa i adres obiektu:
Budowa drogi łączącej ul. Gdanską z ul. Wiejską w Hławie.

PROJEKT ZAGOSPODAROWANIA TERENU

Projektant branży drogowej:	mgr inż. Wojciech Demczykalski upr. nr WAM0005/PW00/10	Nr. 2
Sprawdzający branżę drogowej:	mgr inż. Krzysztof Kozak upr. nr 205294/OI	
Projektant branżę sanitarnej:	mgr inż. Bartłomiej Szawczyk upr. nr WAM0003/PO05/08	Skala 1:500
Sprawdzający branżę sanitarnej:	mgr inż. Grzegorz Kowalewski upr. nr WAM0022/PO05/08	
Projektant branżę elektrycznej:	inż. Tomasz Krawiec upr. nr WAM0005/PW00/08	
Sprawdzający branżę elektrycznej:	mgr inż. Rafał Licki upr. nr WAM0174/PW00/14	
Projektant branżę telekomunikacyjnej:	mgr inż. Antoni Ławrynowicz upr. nr 005296/U	
Sprawdzający branżę telekomunikacyjnej:	mgr inż. Antoni Bednarz upr. nr 1013/96/U	

Data: grudzień 2015 r.



Skala orientacji